

**Marek Pacholski**  
**ul. Kilińskiego 2A/22**  
**89-100 Nakło nad Notecią**

Nakło nad Notecią 28-03-2017  
MU/KA/L.dz. PEO17P071085

### Uzgodnienie

**Dotyczy:** przebudowa drogi gminnej relacji Dębionek-Radzicz, etap II w miejscowości Dębionek, gm. Sadki


Odpowiadając na pismo z dnia 27.03.2017r przesyłamy uzgodniony 1 egzemplarz projektu mapy z profilami sieci elektroenergetycznej.

W przypadku kolizji urządzeń elektroenergetycznych z należy wystąpić do RD Nakło z wnioskiem o określenie warunków na przebudowę kolidujących urządzeń.

Przedłożenie mapy syt. uzgadnia się na następujących warunkach:

1. Zastrzegamy możliwość wystąpienia na terenie urządzeń i kabli niezainwentaryzowanych, wyłączonych z eksploatacji.  
Powyższy fakt należy niezwłocznie zgłosić do RD Nakło.
2. Wykonawca z 14 – dniowym wyprzedzeniem pisemnie powiadomi o rozpoczęciu prac RD Nakło i sprawdzi aktualność naniesień.
3. Przy prowadzeniu prac w razie odkrycia urządzeń elektroenergetycznych należy niezwłocznie powiadomić RD Nakło i po wyłączeniu urządzeń spod napięcia i pod nadzorem zabezpieczyć przed uszkodzeniem i osiadaniami ziemi poprzez nałożenie na odkryte kable na całej szerokości wykopu rur osłonowych dwudzielnych typu Arot. Skrzyżowania i zbliżenia wykonać zgodnie z obowiązującymi normami a przed zasypaniem zgłosić do odbioru.
4. ENEA Operator Sp. z o.o. informuje że nie będzie ponosiła kosztów przebudowy i poziomowania swoich urządzeń w przypadku zmiany rzędnych wysokości terenu w wyniku realizacji projektu.
5. Zobowiązuje się Inwestora i Wykonawcę robót do przeprowadzenia prac w sposób wykluczający możliwość powstania awarii sieci elektroenergetycznej na skutek prowadzenia tych prac.
6. Uzgodnienie jest ważne przez 6 miesięcy od daty wydania.
7. Niniejsze uzgodnienie jest niezbędnym załącznikiem do projektu.
8. W przypadku kolizji istniejącej sieci elektroenergetycznej z planowanymi robotami budowlanymi lub remontowymi w szczególności w przypadku zbliżenia się do urządzeń znajdujących się pod napięciem, przed przystąpieniem do pracy należy wystąpić do RD Nakło o wyłączenie w uzgodnionym terminie urządzeń elektroenergetycznych spod napięcia.

Z poważaniem

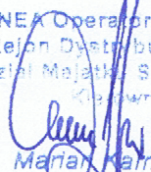ENEA Operator Sp. z o.o.  
Rejon Dystrybucji Nakło  
Dział Majątek Sieciowego  
Kierownik  
  
Marian Kamrowski

zał. 1 - egz. map  
k/o  
MU-a/a

#### Centrala

ENEA Operator Sp. z o.o.  
60-479 Poznań, ul. Strzeszyńska 58

tel. +48 / 61 850 41 10  
faks +48 / 61 850 44 47

NIP 782 237 71 60  
REGON 300455398

[kontakt@operator.enea.pl](mailto:kontakt@operator.enea.pl)  
[www.operator.enea.pl](http://www.operator.enea.pl)



W1  
 R = 400  
 WS = 77.8  
 PSK = 153.7  
 T = 77.8  
 poszerzenie prawe=0.5

PROFIL NR 7  
 LINIA 0,4 kV  
 rzędną kabla 109.80  
 6.80  
 6.62  
 Swiatlo

W2 - 0+262.7  
 R = 2.1  
 WS = 1000  
 PSK = 37.0  
 T = 18.5


Przebudowa drogi gminnej nr G0902090410042 relacji Dębionek-Radzicz. Etap II			Projektant Marek Pacholski	KUP/0129/PWOD/05 Drogiwa	20.02.2017
Tytuł rysunku	Projekt zagospodarowania terenu	Skala 1:1000			
Nr rys 1	Ark 1	Faza PW			









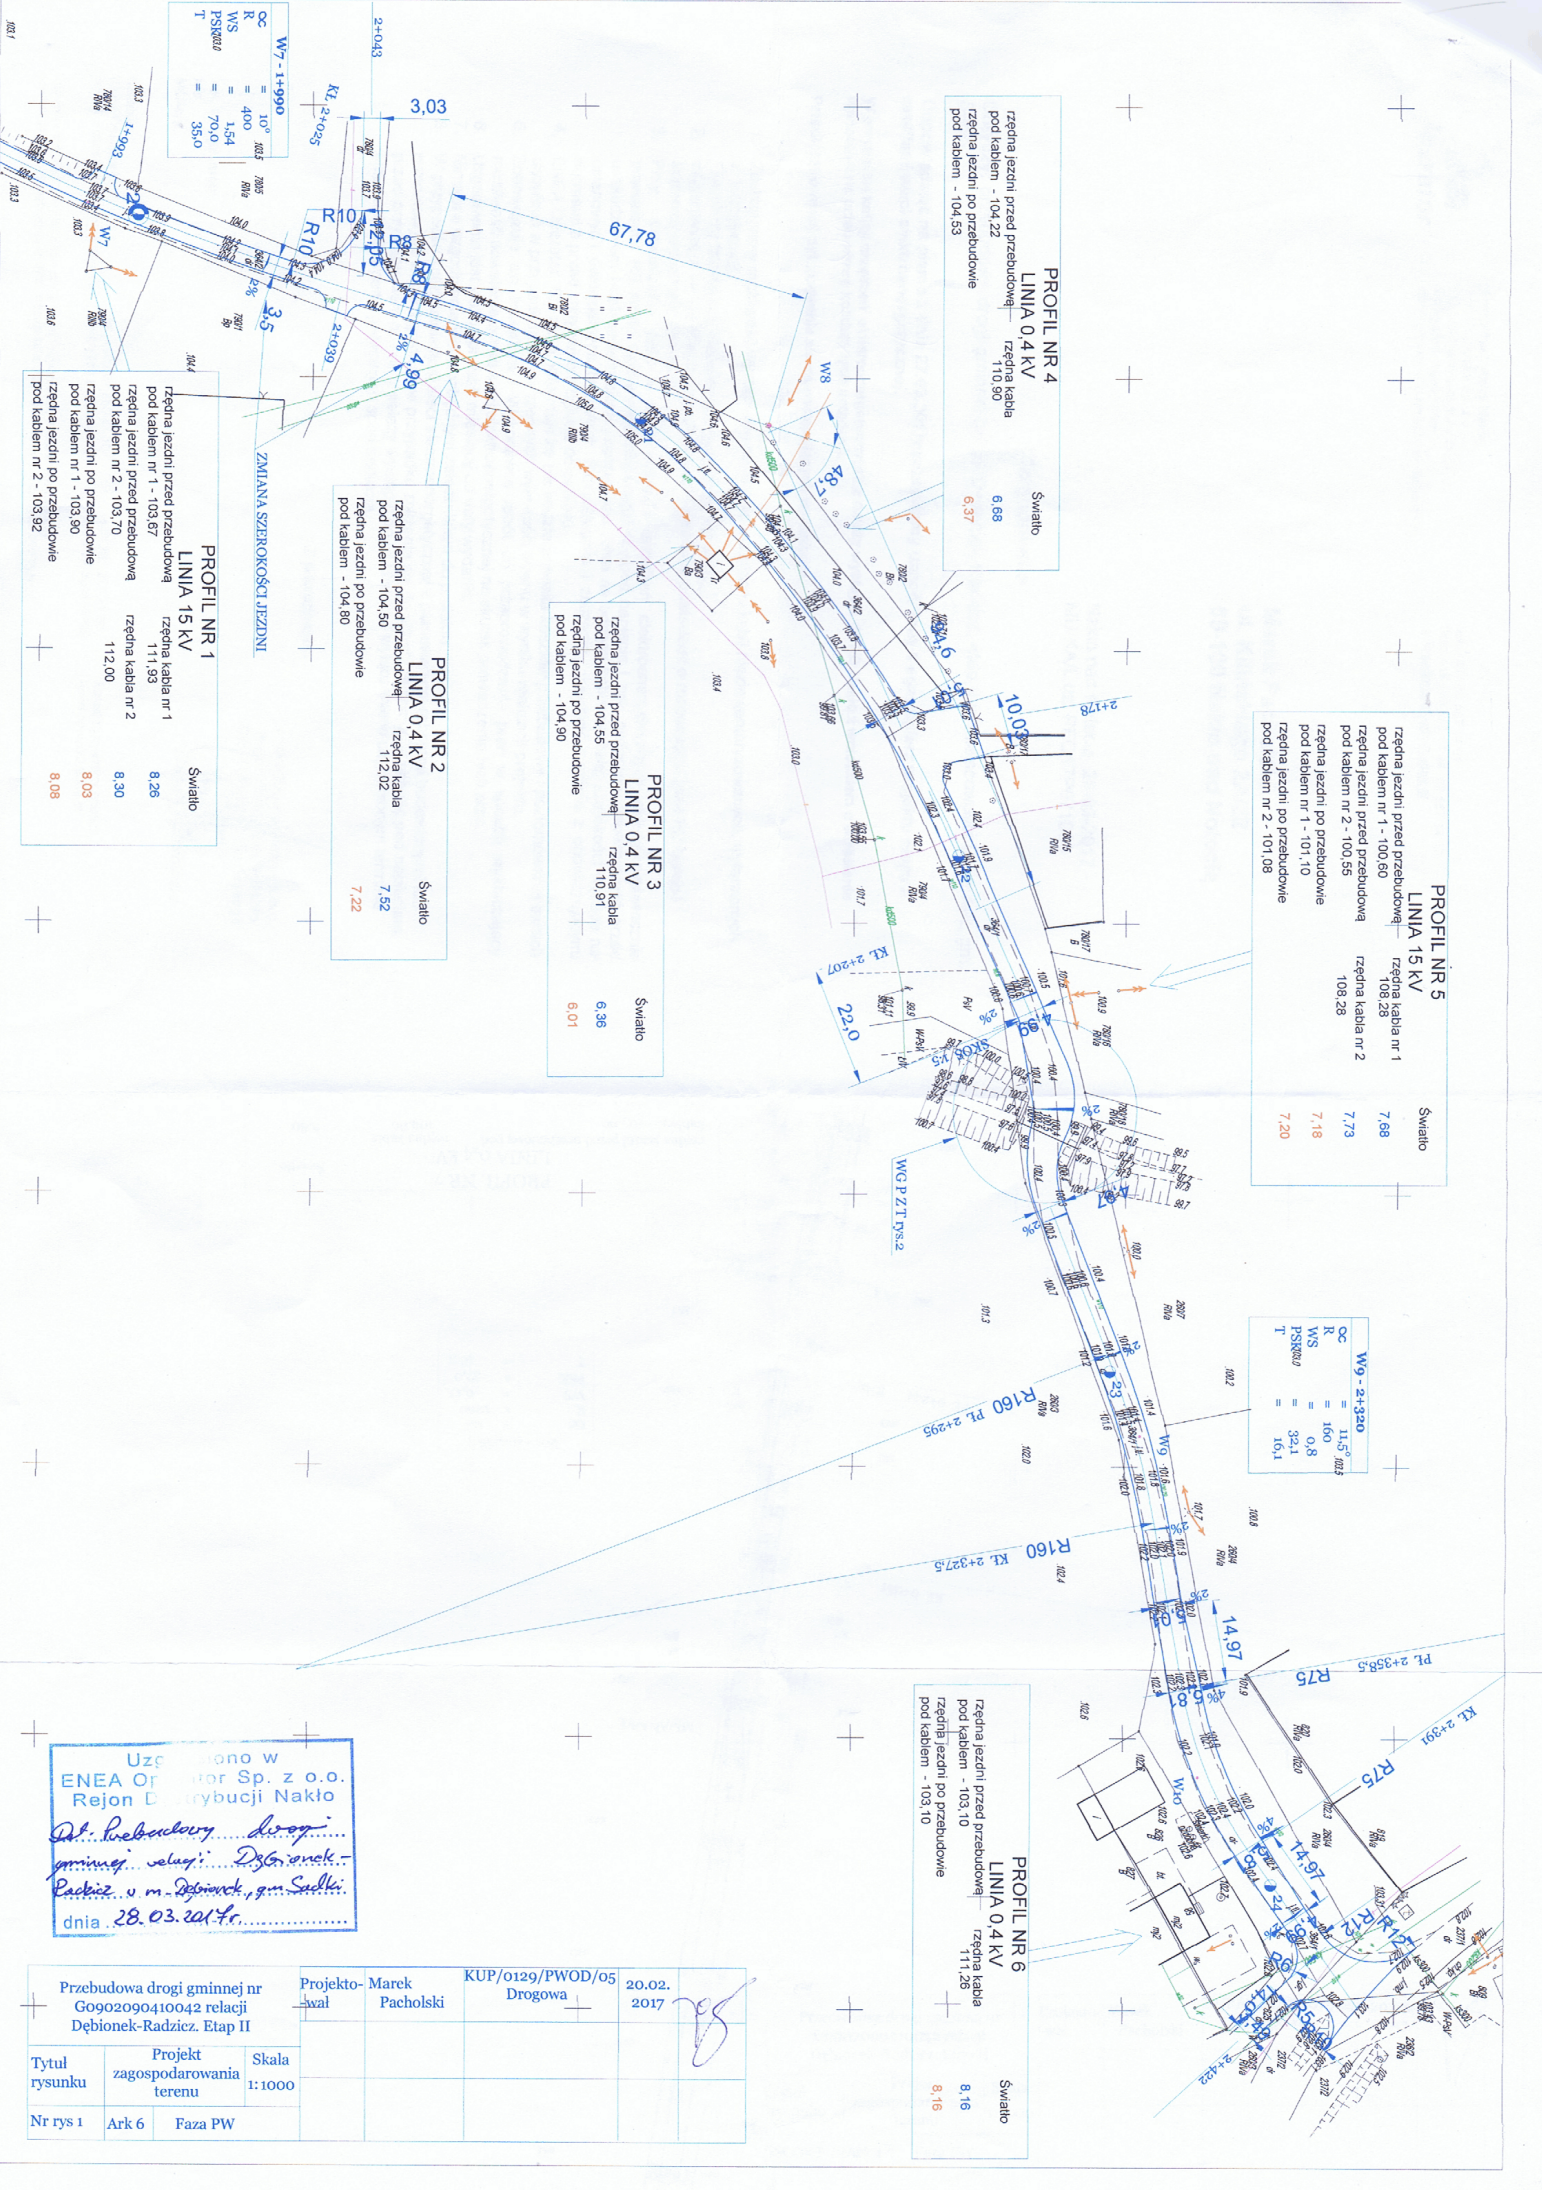

**PROFIL NR 4**  
**LINIA 0.4 KV**  
rzędna jezdni przed przebudową - 104.22  
pod kablem - 104.53  
rzędna kabla  
110.90  
Światło  
6.66  
6.37

**PROFIL NR 5**  
**LINIA 15 KV**  
rzędna jezdni przed przebudową - 108.28  
pod kablem nr 1 - 100.60  
rzędna jezdni przed przebudową - 108.28  
pod kablem nr 2 - 100.55  
rzędna jezdni po przebudowie - 108.28  
pod kablem nr 1 - 101.10  
pod kablem nr 2 - 101.08  
Światło  
7.68  
7.73  
7.18  
7.20

**W9 - 2+320**  
C = 11.5°  
R = 100  
WS = 0.3  
PSR0.0 = 32.1  
T = 16.1

**PROFIL NR 3**  
**LINIA 0.4 KV**  
rzędna jezdni przed przebudową - 104.55  
pod kablem - 104.90  
rzędna kabla  
110.91  
Światło  
6.36  
6.01

**PROFIL NR 2**  
**LINIA 0.4 KV**  
rzędna jezdni przed przebudową - 104.50  
pod kablem - 104.80  
rzędna kabla  
112.02  
Światło  
7.52  
7.22

**PROFIL NR 1**  
**LINIA 15 KV**  
rzędna jezdni przed przebudową - 111.53  
pod kablem nr 1 - 103.67  
rzędna jezdni przed przebudową - 112.00  
pod kablem nr 2 - 103.70  
rzędna jezdni po przebudowie - 112.00  
pod kablem nr 1 - 103.90  
pod kablem nr 2 - 103.92  
Światło  
8.26  
8.30  
8.03  
8.08

**PROFIL NR 6**  
**LINIA 0.4 KV**  
rzędna jezdni przed przebudową - 103.10  
pod kablem - 103.10  
rzędna kabla  
111.28  
Światło  
8.16  
8.16

Uzgodniono w  
ENEA Operator Sp. z o.o.  
Rejon Dystrybucji Nakło  
Dł. Lebedziowy, dy. op.  
gminnej, ul. Dębinek  
Radziej, ul. m. Dębinek, gm. Świdli.  
dnia 28.03.2017r.

Przebudowa drogi gminnej nr G0902090410042 relacji Dębionek-Radziej. Etap II			Projektant	Marek Pacholski	KUP/0129/PWOD/05	20.02.2017	
Tytuł rysunku	Projekt zagospodarowania terenu	Skala 1:1000					
Nr rys 1	Ark 6	Faza PW					